


CETIN-podzem.metalický kabel

PŮDORYS

M 1:50

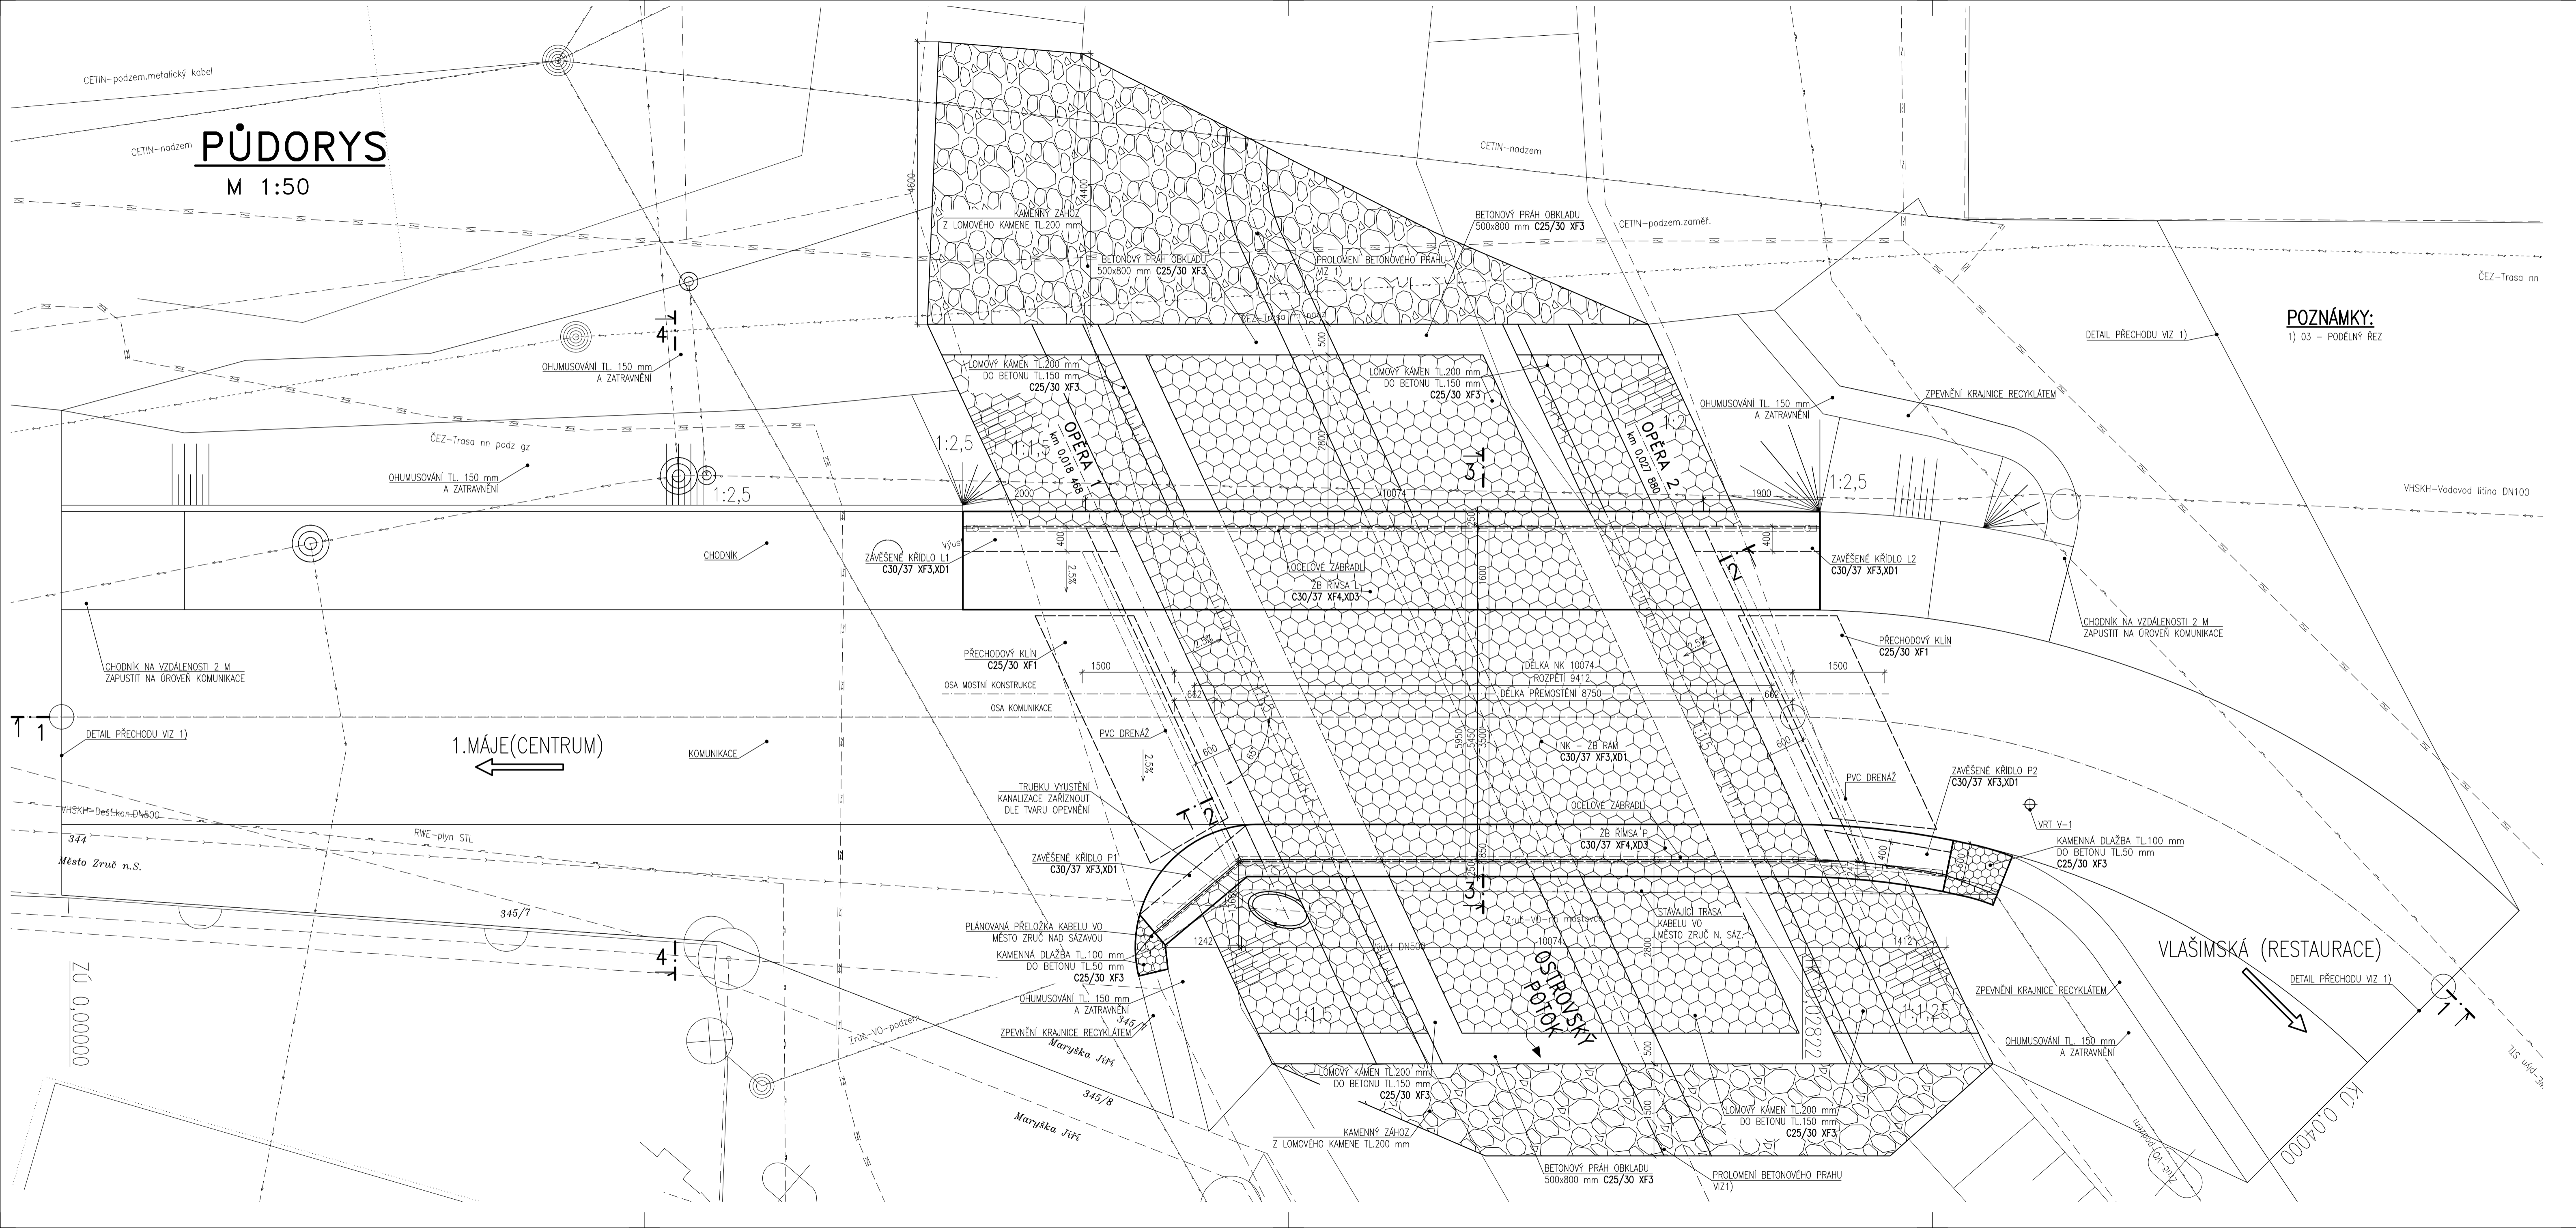

POZNÁMKY:

1) 03 - PODELNÝ REZ

Duševní a průmyslové vlastnictví
PIS PECHAL, s.r.o.
Veškeré práva vyhrazena
Pastoupiti třetím osobám není dovoleno

Výškový systém: Bpv
Souřadnicový systém: S - JTSK

ZMĚNA	DATUM	PROVEDL	PODPIS
HIP	ZOD. PROJEKTANT	VYPRACOVAL	KONTROLOVAL
ING. VOJTĚCH KONEČNÝ	ING. MIROSLAV LOUČKA	ING. MIROSLAV LOUČKA	ING. ANTONÍN PECHAL, CS.
INVESTOR	Město Zruč nad Sázavou		
STAVBA	Most ve Zručí nad Sázavou, ulice Nábřeží		
ČÁST	C. STAVEBNÍ ČÁST		
OBJEKT	SO 201 - MOST		
PŘÍLOHA	PŮDORYS		
MĚŘÍTKO 1:50		FORMÁT 10x44	
ČÍS.PŘÍLOHY		ČÍS.PARÉ	
02			