


KOORDINAČNÍ SITUACE
km 4,948 - km 6,516 (ZRUČ NAD SÁZAVOU)
M 1 : 1000

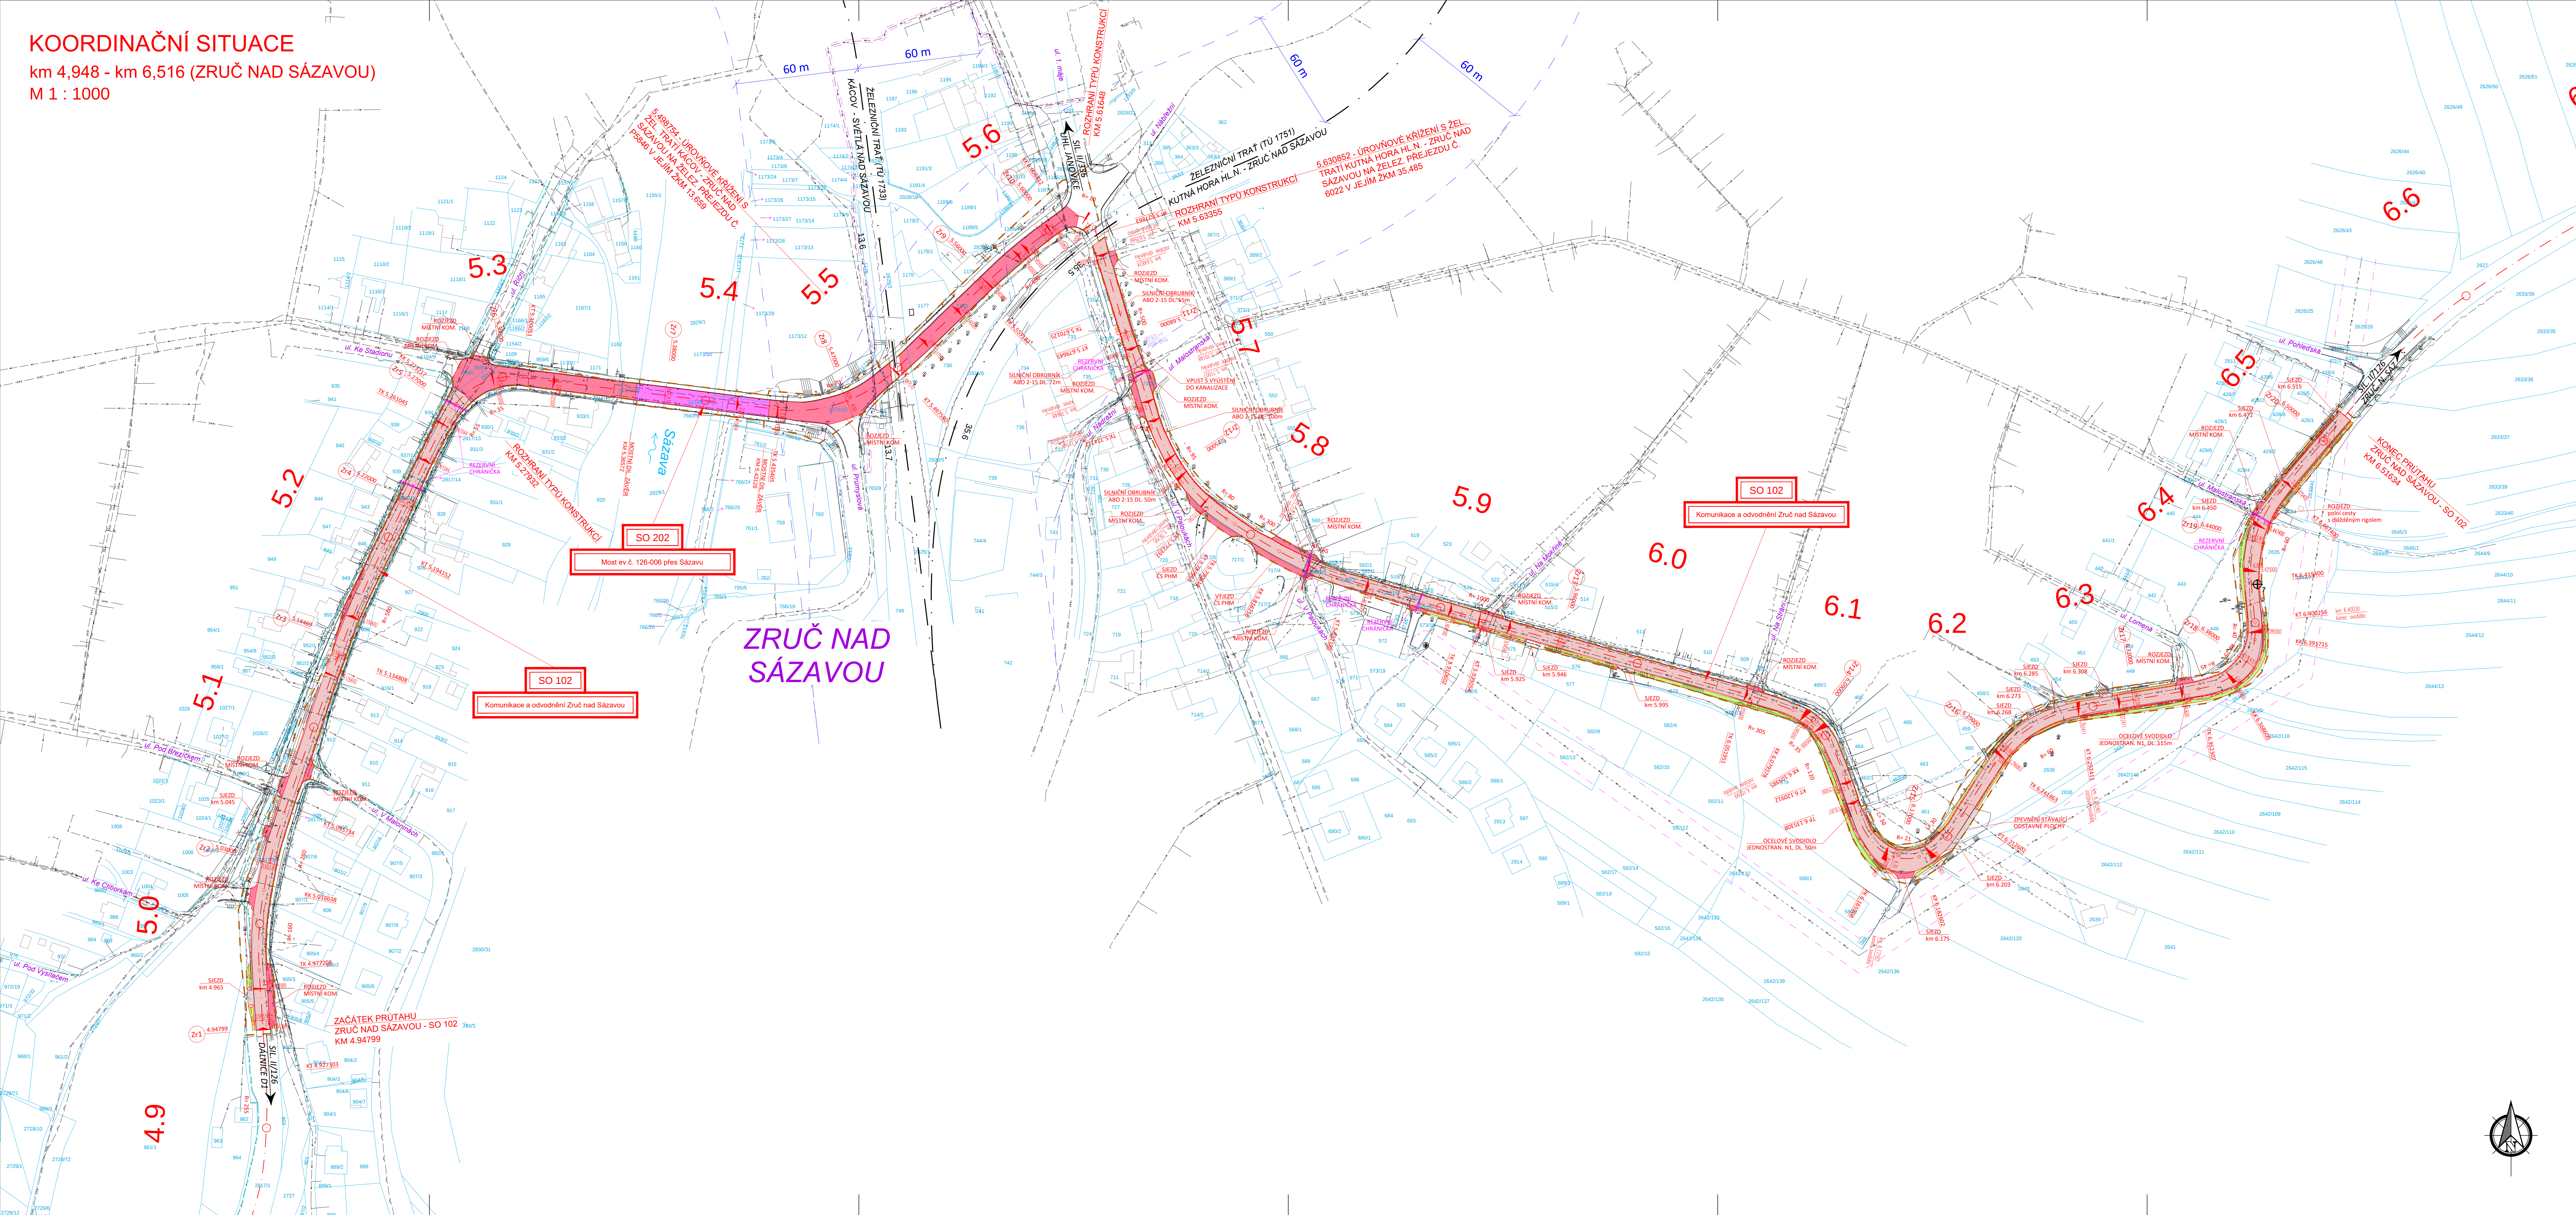

LEGENDA INŽENÝRSKÝCH SÍTÍ:

- VODOVODNÍ POTRUBÍ PODZEMNÍ
- KANALIZACE JEDNOTNÁ PODZEMNÍ
- KANALIZACE DEŠŤOVÁ PODZEMNÍ
- KANALIZACE SPÁŠKOVÁ PODZEMNÍ
- PLYNOVOD NTL PODZEMNÍ
- PLYNOVOD STL PODZEMNÍ
- PLYNOVOD VTL PODZEMNÍ
- PRAMENNÉ HODNOVOD PODZEMNÍ
- EL. VEDENÍ NN NADZEMNÍ
- EL. VEDENÍ NN PODZEMNÍ
- VĚŘEJNÉ OSVĚTLENÍ NADZEMNÍ
- VĚŘEJNÉ OSVĚTLENÍ PODZEMNÍ
- EL. VEDENÍ VN NADZEMNÍ
- EL. VEDENÍ VN PODZEMNÍ
- SÍŤOVACÍ VEDENÍ NADZEMNÍ
- SÍŤOVACÍ VEDENÍ PODZEMNÍ

LEGENDA ČAR:

- OCHRANNÉ PÁSMO VN
- OCHRANNÉ PÁSMO DRÁHY
- HRANICE PARCEL
- HRANICE KATASTRÁLNÍCH ÚZEMÍ
- HRANICE STAVBY
- STÁVAJÍCÍ (NOVÁ) SVOJÍDLA
- TRATIVOD

LEGENDA PLOCH:

- KONSTRUKCE TYP XX - UPLNÁ VÝMĚNA
- KONSTRUKCE TYP IV
- KONSTRUKCE NA MOSTĚ EV.Č. 126-006
- FREZOVÁNÍ + NOVÝ KRYT (ROZJEZDY A SJEZDY)
- KONSTRUKCE SJEZDU
- ÚPRAVY SVAHU ZEMNÍHO TĚLESA

SEZNAM STAVEBNÍCH OBJEKTŮ

RADA 000 OBEKTY PROPRÁVY STAVENISŤE

- SO - 010 Příprava stavení, identifikace
- SO - 020 Demolice mostů ev. č. 126-005

RADA 100 OBEKTY POZEMNÍCH KOMUNIKACÍ

- SO - 101 Komunikace a odvodnění Součte
- SO - 102 Komunikace a odvodnění Zruč nad Sázavou
- SO - 103 Komunikace a odvodnění Dolní Poříčí
- SO - 104 Komunikace a odvodnění km 8,330 - km 10,647
- SO - 105 Komunikace a odvodnění Slavodov
- SO - 106 Komunikace a odvodnění Hranice
- SO - 107 Komunikace a odvodnění Společný
- SO - 108 Komunikace a odvodnění Čertov
- SO - 109 Komunikace a odvodnění km 27,464 - km 28,000
- SO - 110 Komunikace a odvodnění Bykán
- SO - 111 Komunikace a odvodnění Město
- SO - 120 Odvodnění Křivácká Součte
- SO - 180 Dopravní zařízení (DO)
- SO - 190 Dopravní zařízení ve správě KSÚS

RADA 200 MOSTNÍ OBJEKTY A ZDI

- SO - 201 Most ev. č. 126-005 přes Želivku
- SO - 202 Most ev. č. 126-006 přes Sázavu
- SO - 203 Most ev. č. 126-006 přes Ostrovský potok
- SO - 250 Zábrani zeď u OK Součte

RADA 400 ELEKTRO A SÍŤOVACÍ OBJEKTY

- SO - 401 Převodní přehled kabelů NN - ČEZ
- SO - 402 Převodní přehled kabelů VN - Součte
- SO - 403 Převodní přehled sítěvovacího kabelu - CETIN
- SO - 404 Definitivní přehled kabelů VN - ČEZ
- SO - 405 Definitivní přehled kabelů VN - Součte
- SO - 406 Definitivní přehled sítěvovacího kabelu - CETIN

RADA 800 OBEKTY ÚPRÁVY ÚZEMÍ

- SO - 801 Technická realizace dočasného zbarvu
- SO - 802 Biologická realizace dočasného zbarvu
- SO - 803 Výsadba zeleně

RADA 900 OSTATNÍ OBJEKTY

- SO - 901 Přístup, kom. k mostu ev. č. 126-005 - levý břeh
- SO - 902 Přístup, kom. k mostu ev. č. 126-006 - pravý břeh

SONDY INŽENÝRSKOGEOLOG. PRŮZKUMU

UPOZORNĚNÍ:
Zákresy inženýrských sítí neslouží jako výřezovací výkres. Před zahájením stavebních prací je nutné zajistit jejich vyřízení a označení podle platných předpisů.

Souřadnicový systém: S-JTSK				Výškový systém: Bpv	
ZHOVOTEL					
ATELIÉR PROJEKTOVÁNÍ INŽENÝRSKÝCH STAVEB s.r.o.					
AKCE: II/126 - Propojení D1 se sil. I/2 akt. PD 2. ETAPA				OHRADNÍ 248 140 00 PRAHA 4 IČ: 61853267	
INVESTOR:  STŘEDOČESKÝ ÚŘAD ZASTUPITELŮ 11 190 21 Praha 5		HL.NÁ. PROJEKTU: Ing. Václav NEJEDLÝ	VEDOUcí PROJEKTU: Ing. Josef ŠTĚPÁN	KONTROLOVAL: Ing. Karel NEJEDLÝ	tel.: 241 481 215 e-mail: kancelar@ap-srb.cz www: www.ap-srb.cz
		ZODPOVĚDNÝ PROJEKTANT: Ing. Karel KRÍŽEK		VYPRACOVÁVAL: Ing. Karel KRÍŽEK	
KRAJ: STŘEDOČESKÝ		OKRES: BENEŠOV, KUTNÁ HORA		FORMATU A4: 14	
NÁZEV PRÍLOHY:		KOORDINAČNÍ SITUACE - km 4,948 - km 6,516 (ZRUČ NAD SÁZAVOU)		DATUM: ZÁŘÍ 2019	
				MĚŘÍTKO: 1:1000	
				PRÍLOHA: C.3.2	